



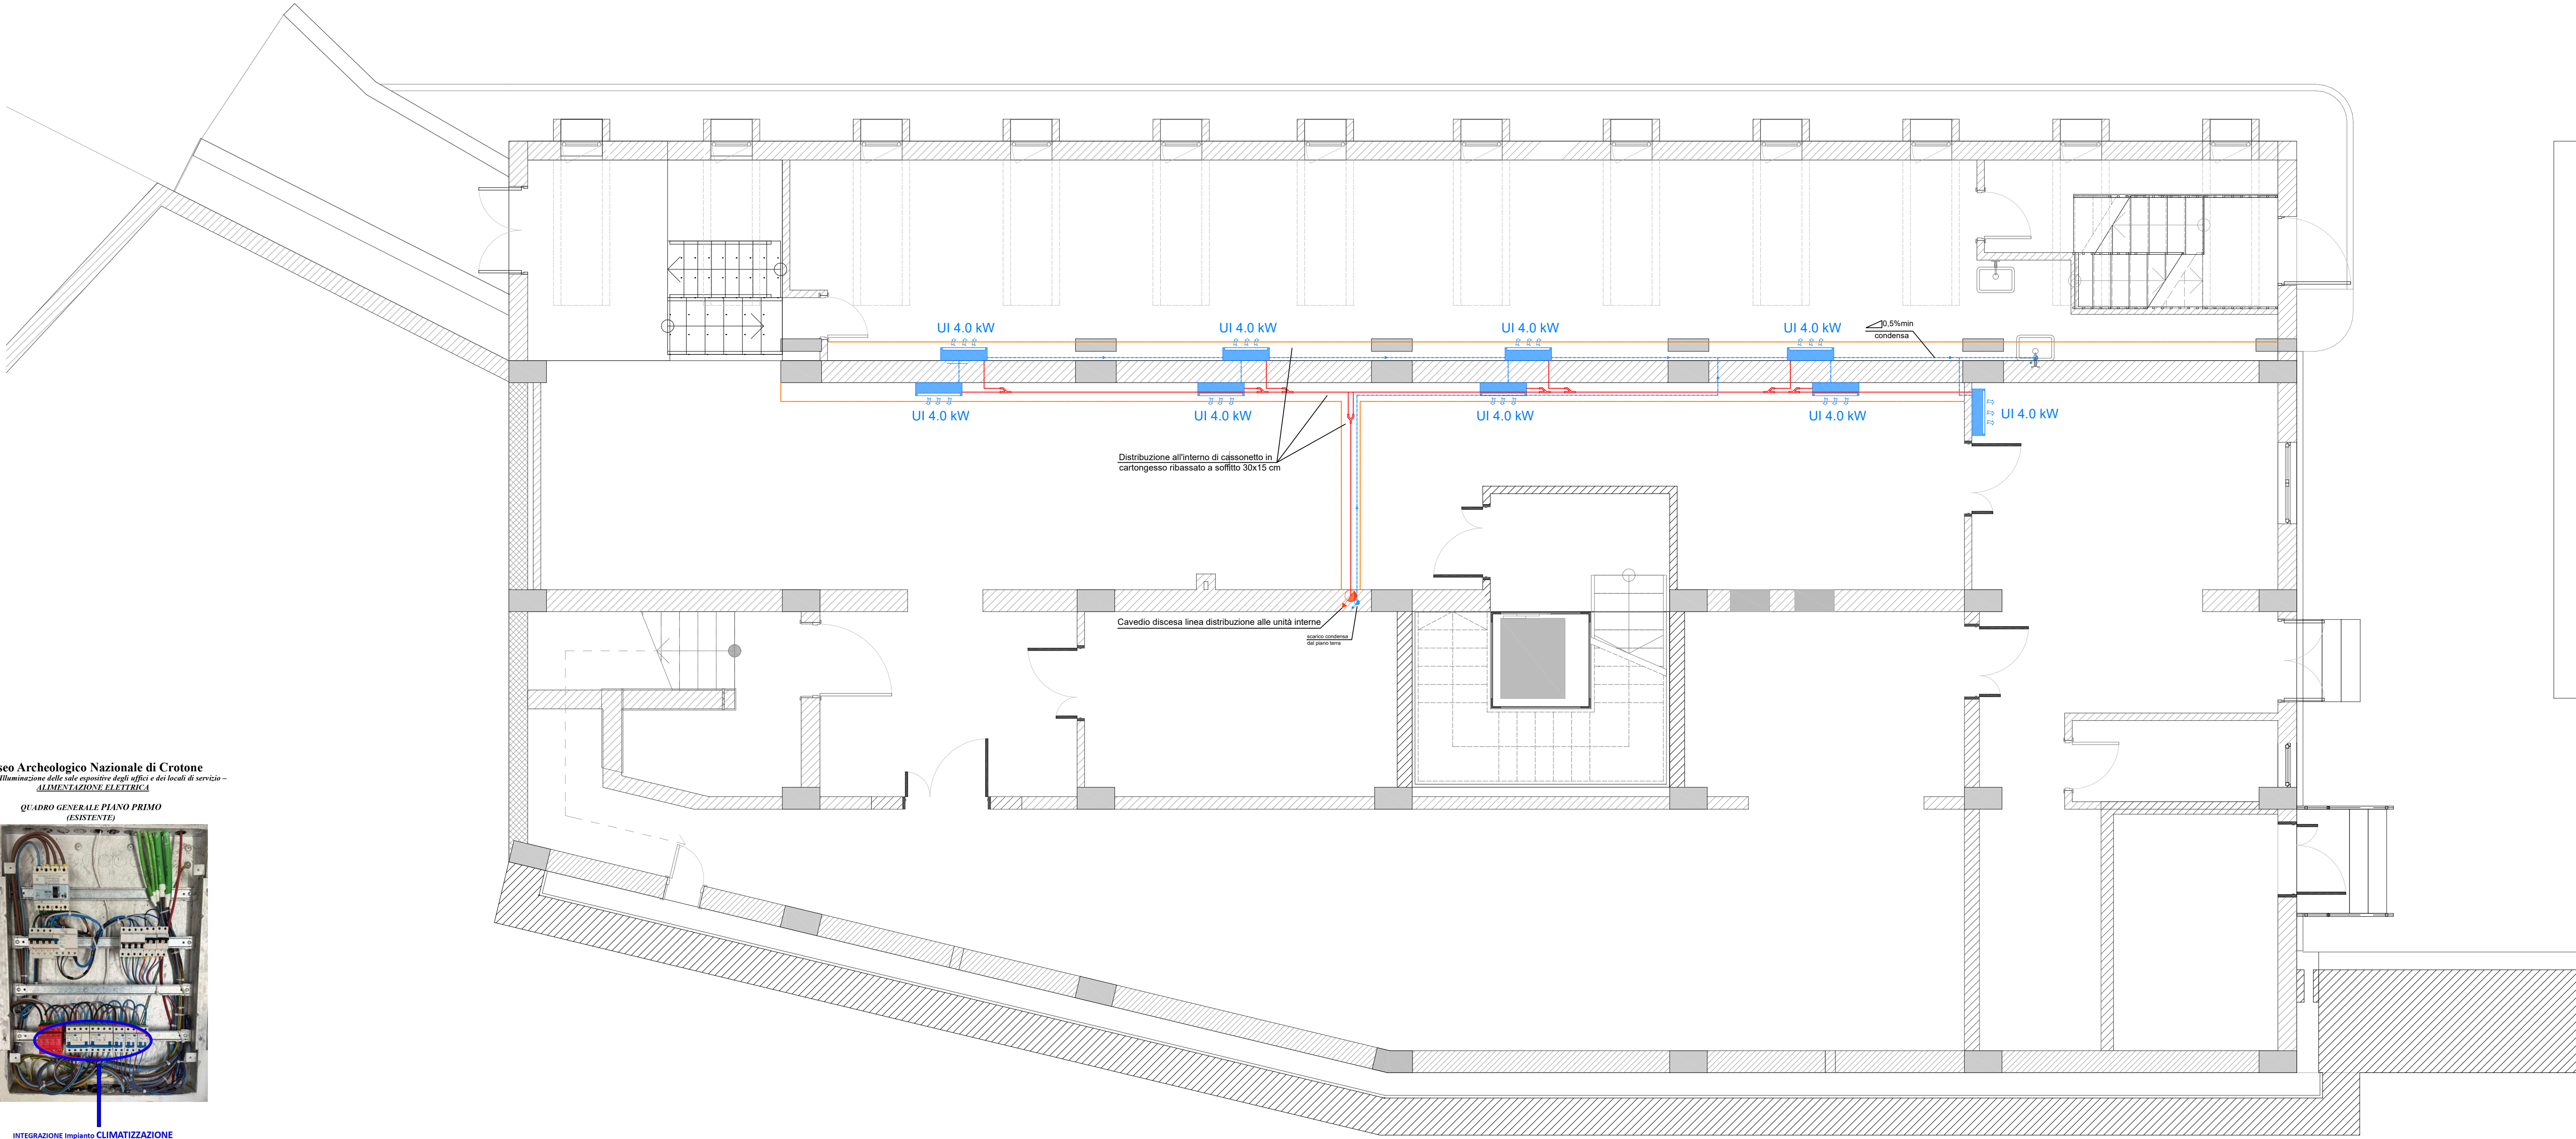

LEGENDA IMPIANTO DI CLIMATIZZAZIONE	
	Unità interna di tipo split a parete
	Unità esterna VRF in pompa di calore
	Controllore di impianto BACS
	Linea VRF
	Giunto di derivazione per linea VRF
	Linea scarico condensa
	Punto scarico condensa


Museo Archeologico Nazionale di Crotone
Impianto di illuminazione delle sale espositive degli uffici e dei locali di servizio -
ALIMENTAZIONE ELETTRICA

QUADRO GENERALE PIANO PRIMO
(ESISTENTE)

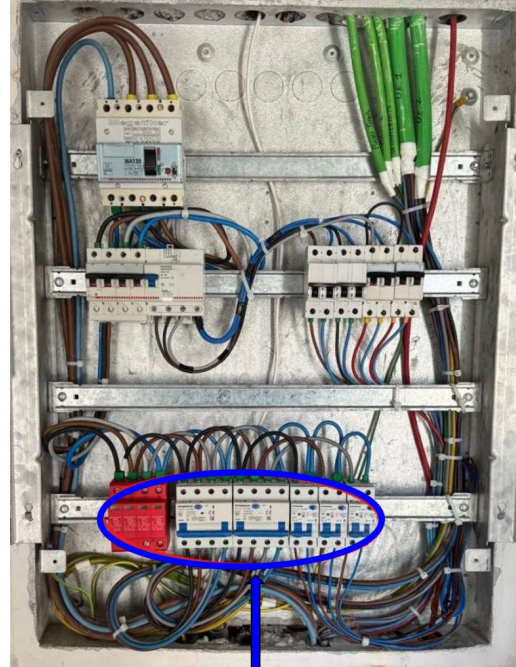

INTEGRAZIONE IMPIANTO CLIMATIZZAZIONE

SCHEMA QUADRI ELETTRICI

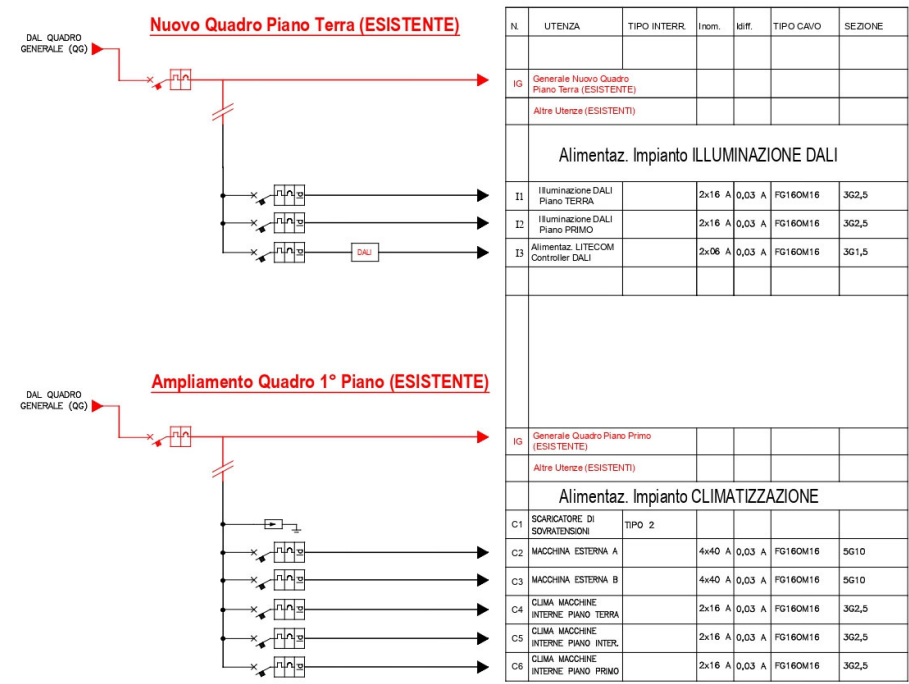

LEGENDA QUADRI ELETTRICI	
	QUADRO DI RIBATTIMENTO
	QUADRO DI RIBATTIMENTO
	CONTROLLORE DI IMPIANTO BACS
	LINEA SCARICO CONDENZA
	PUNTO SCARICO CONDENZA



DIREZIONE REGIONALE MUSEI CALABRIA
ATTUAZIONE INTERVENTI PNRR MINISTERO DELLA CULTURA
Missione 1 - Digitalizzazione, innovazione, competitività e cultura. Componenti 3 - Cultura 4.0 del PNRR di competenza del MIC
Misura 1 "Patrimonio culturale per la prossima generazione". Investimento 1.3 "Migliorare l'efficienza energetica in cinema, teatri e musei".

COMUNE DI CROTONE

Provincia di Crotone



INTERVENTI DI MIGLIORAMENTO EFFICIENTAMENTO ENERGETICO MUSEI

Museo Archeologico Nazionale di Crotone

P.V.T. - Perizia di Variante (non sostanziale)

CUP F14H22000990006

COMITENTE: IL DIRETTORE DEI LAVORI IL RESPONSABILE UNICO DEL PROGETTO
DIREZIONE REGIONALE MUSEI DELLA CALABRIA Arch. Vincenzo Dometti Arch. Rossana Baccari

CONTRAENTE: C.A.E.C. Concorzio Artigiano Edile Costruttori Albert Engineering & Project
Via Nazario di Giacomo, 36, 57013 Cortina (RC) Via Anacronotte, 7 - 20132 Milano (MI)

PROGETTISTI INDICATI: Progettista responsabile dell'integrazione tra le varie prestazioni specialistiche: Arch. Dario Mancinelli
Progettista responsabile progetto architettonico: Arch. Valentina Marzulli
Progettista responsabile progetti impianti: Ing. Samuele Emmanuele, Ing. Angelo Emmanuele

AARC.it Studio AARC.it Albert Engineering & Project
Via Giuseppe Maria Terenzi 32 Via Anacronotte, 7 - 20132 Milano (MI)
57122 Livorno (LI)

Disciplina di progetto:
IMPIANTI MECCANICI
Impianto di climatizzazione - Piano piano seminterrato
P.V.T.G.3I.PQ.PNT.300.00

PERIZIA DI VARIANTE

SCALA

1:50

DATA

10/06/2026